


Schemat rozmieszczenia dodatkowych konstrukcji wsporczych na słupie O24 ON150 IV±0 na stanowisku nr.5 i nr5/1 skala 1:100

UWAGA:  
1. Dokładna lokalizacja na rysunkach szczegółowych.

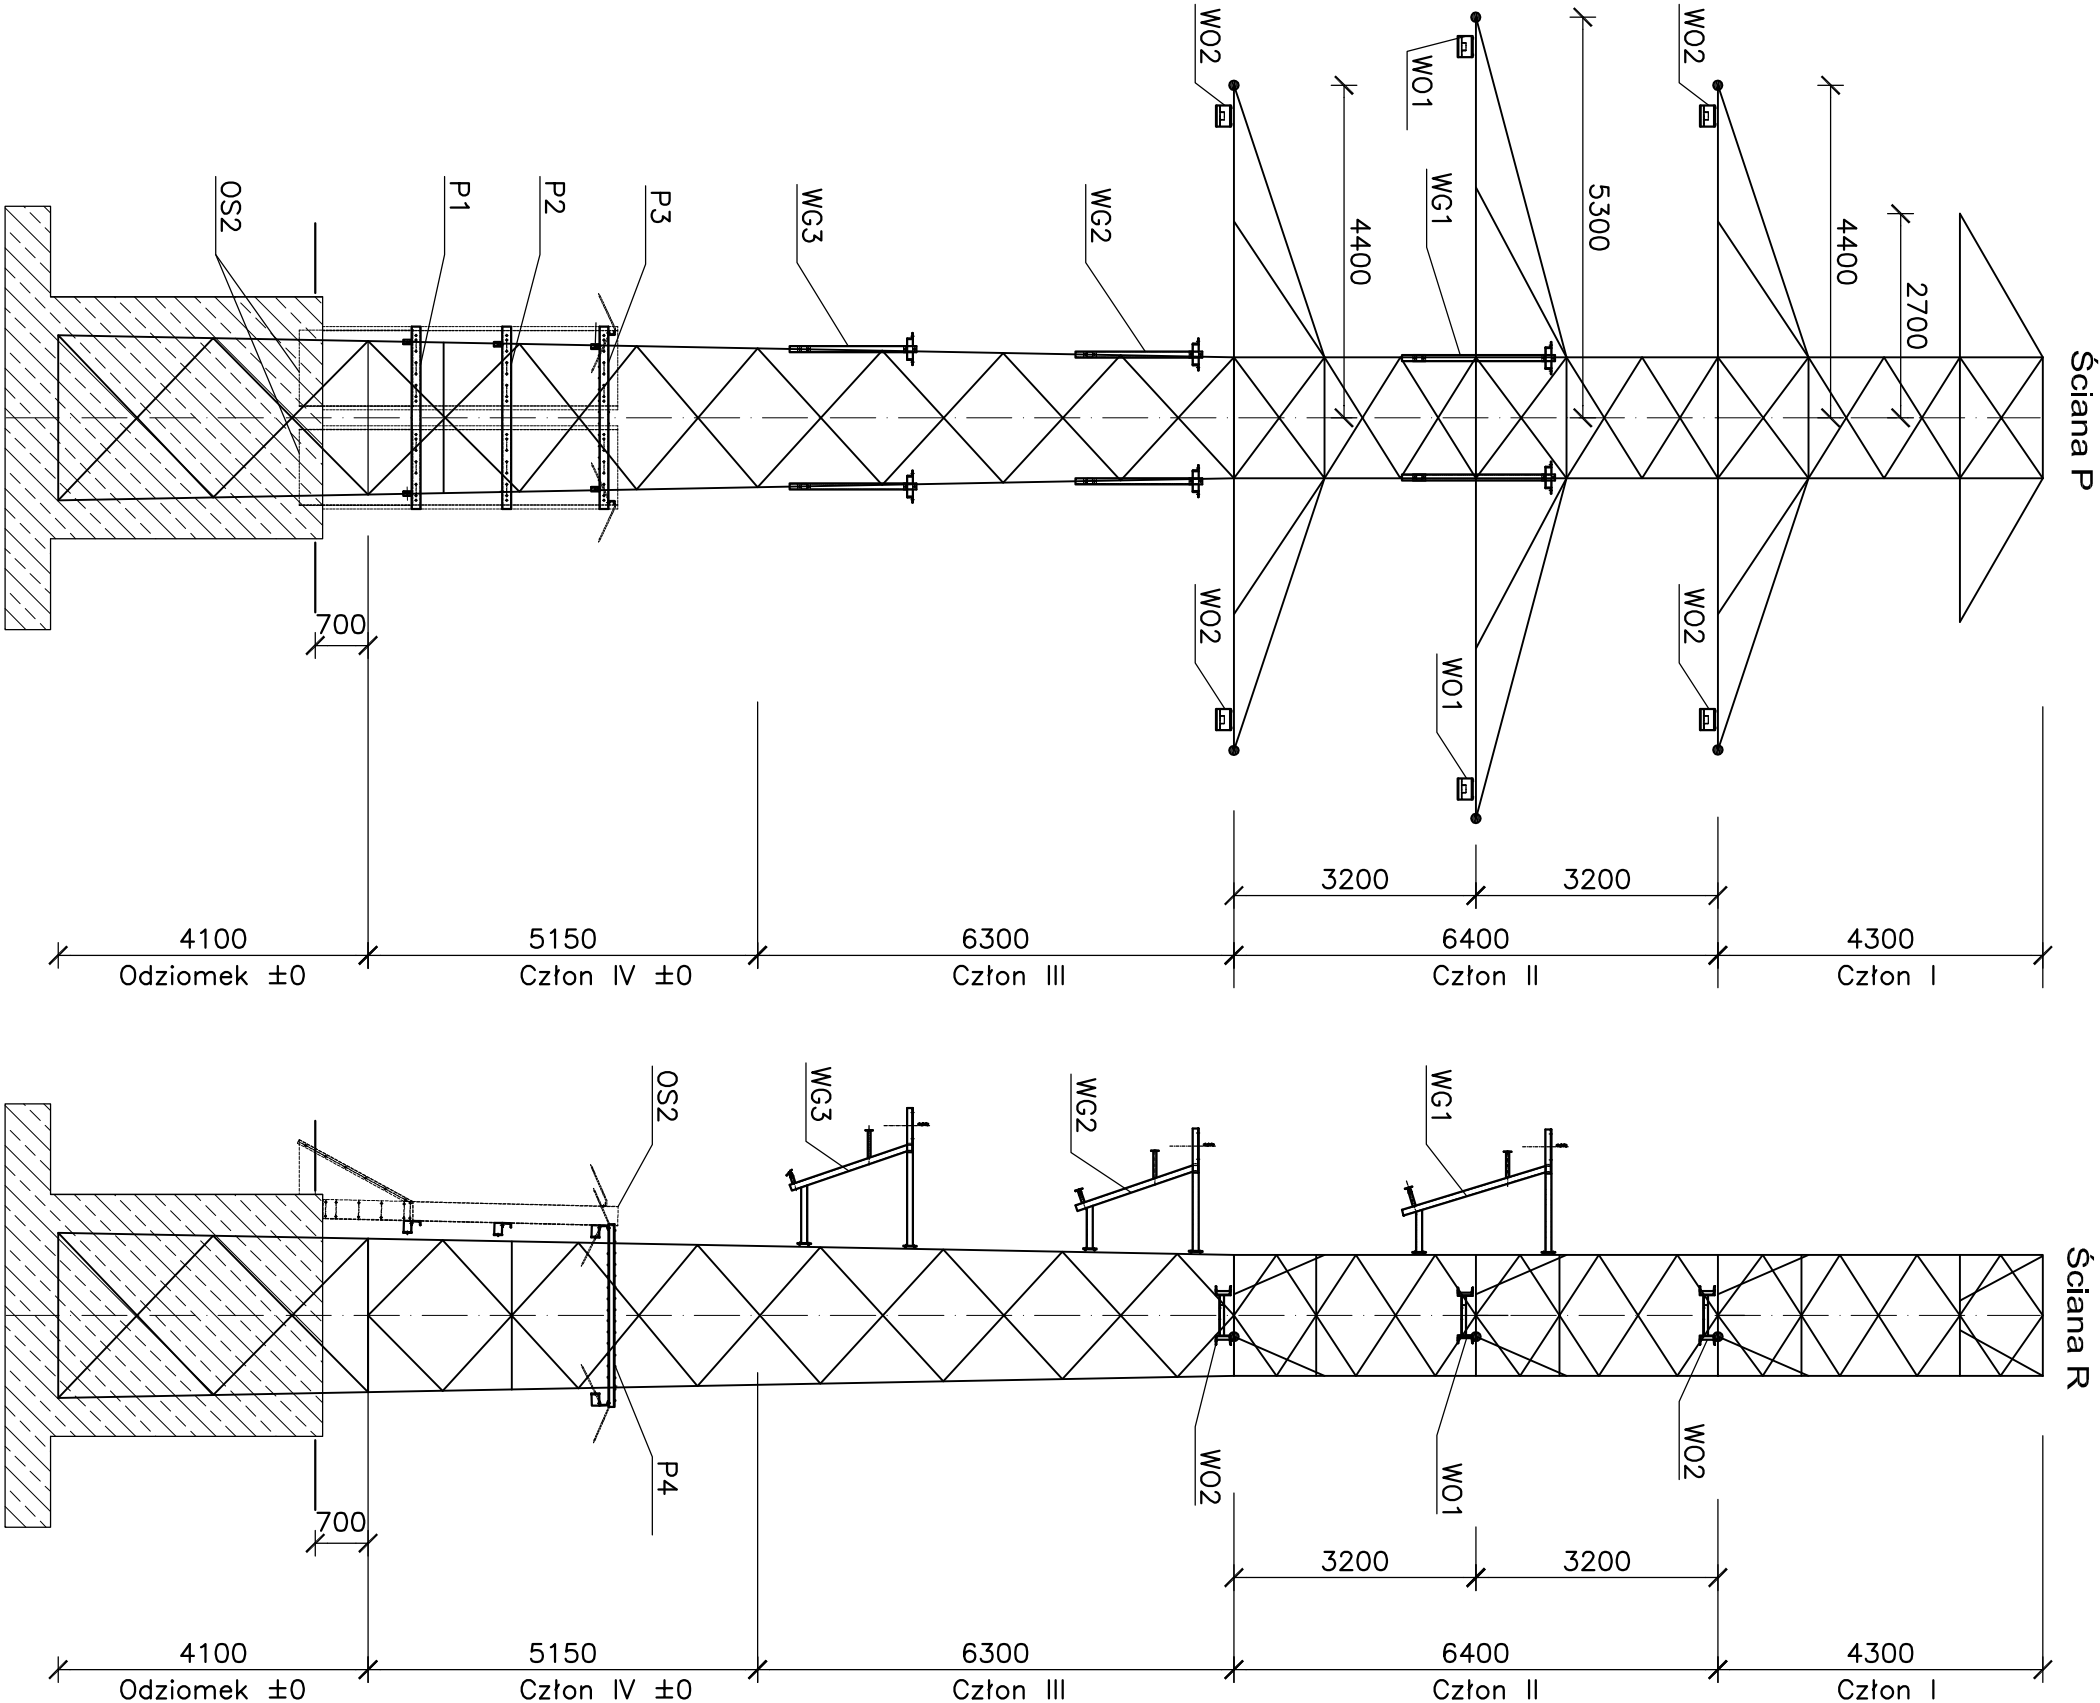

GENERALNT PROJEKTANT TERA GROUP Pracownia Architektoniczna Sp. z o.o. ul. Kosz. 2/2 25-514 Kielce tel. 041 344 52 42 fax 041 388 23 70 e-mail: kielce@elektroprojekt.pl REGON: 20053534 / KRS: 000441860		Projektant mgr inż. Witold Krawczyk nr upr. 2794/Lb/04		DATA 03.2017		Faza PW	
ZAMAWIAJĄCY/INWESTOR Gmina Kielce - Kielecki Park Technologiczny ul. Olszewskiego 6; 25-663 Kielce		Opracował mgr inż. Marcin Pius		nr upr. 2313/Lb/04		BRANŻA KONSTRUKCJA	
Przebudowa linii napowietrznych WN 110kV w ramach wykonania uzbrojenia terenów inwestycyjnych Kieleckiego Parku Technologicznego w Kielcach.		Sprawdzający/ mgr inż. Tadeusz Płuta		nr upr. 4L-817/94		FORMAT A3	
TYTUŁ RYSUNKU: Schemat rozmieszczenia dodatkowych konstrukcji wsporczych na słupie O24 ON150 IV±0 na stanowisku nr.5 i nr5/1		NR DOKUMENTACJI EP10/2155		NR ARKUSZ 10- 324 209		Tytuł 21V	
Rok założenia 1951		NR KOŁEJNY 26		3-07354			