


Pomiar poziomy: układ 2000 / 7  
Pomiar wysokościowy: PL-KRON86-NH  
Godło: 7.144.17.24.2, 7.144.17.19.4, 7.144.17.24.4,  
7.144.17.24.1, 7.144.17.19.3, 7.144.17.24.3,  
5641098.38

Miasto Kielce  
Mapa zasadnicza  
Skala 1:1000

Województwo: świętokrzyskie  
Miasto Kielce  
Jednostka ewidencyjna: 265101\_1\_Kielce  
Obręb ewidencyjny: 0005\_0006  
5641239.88

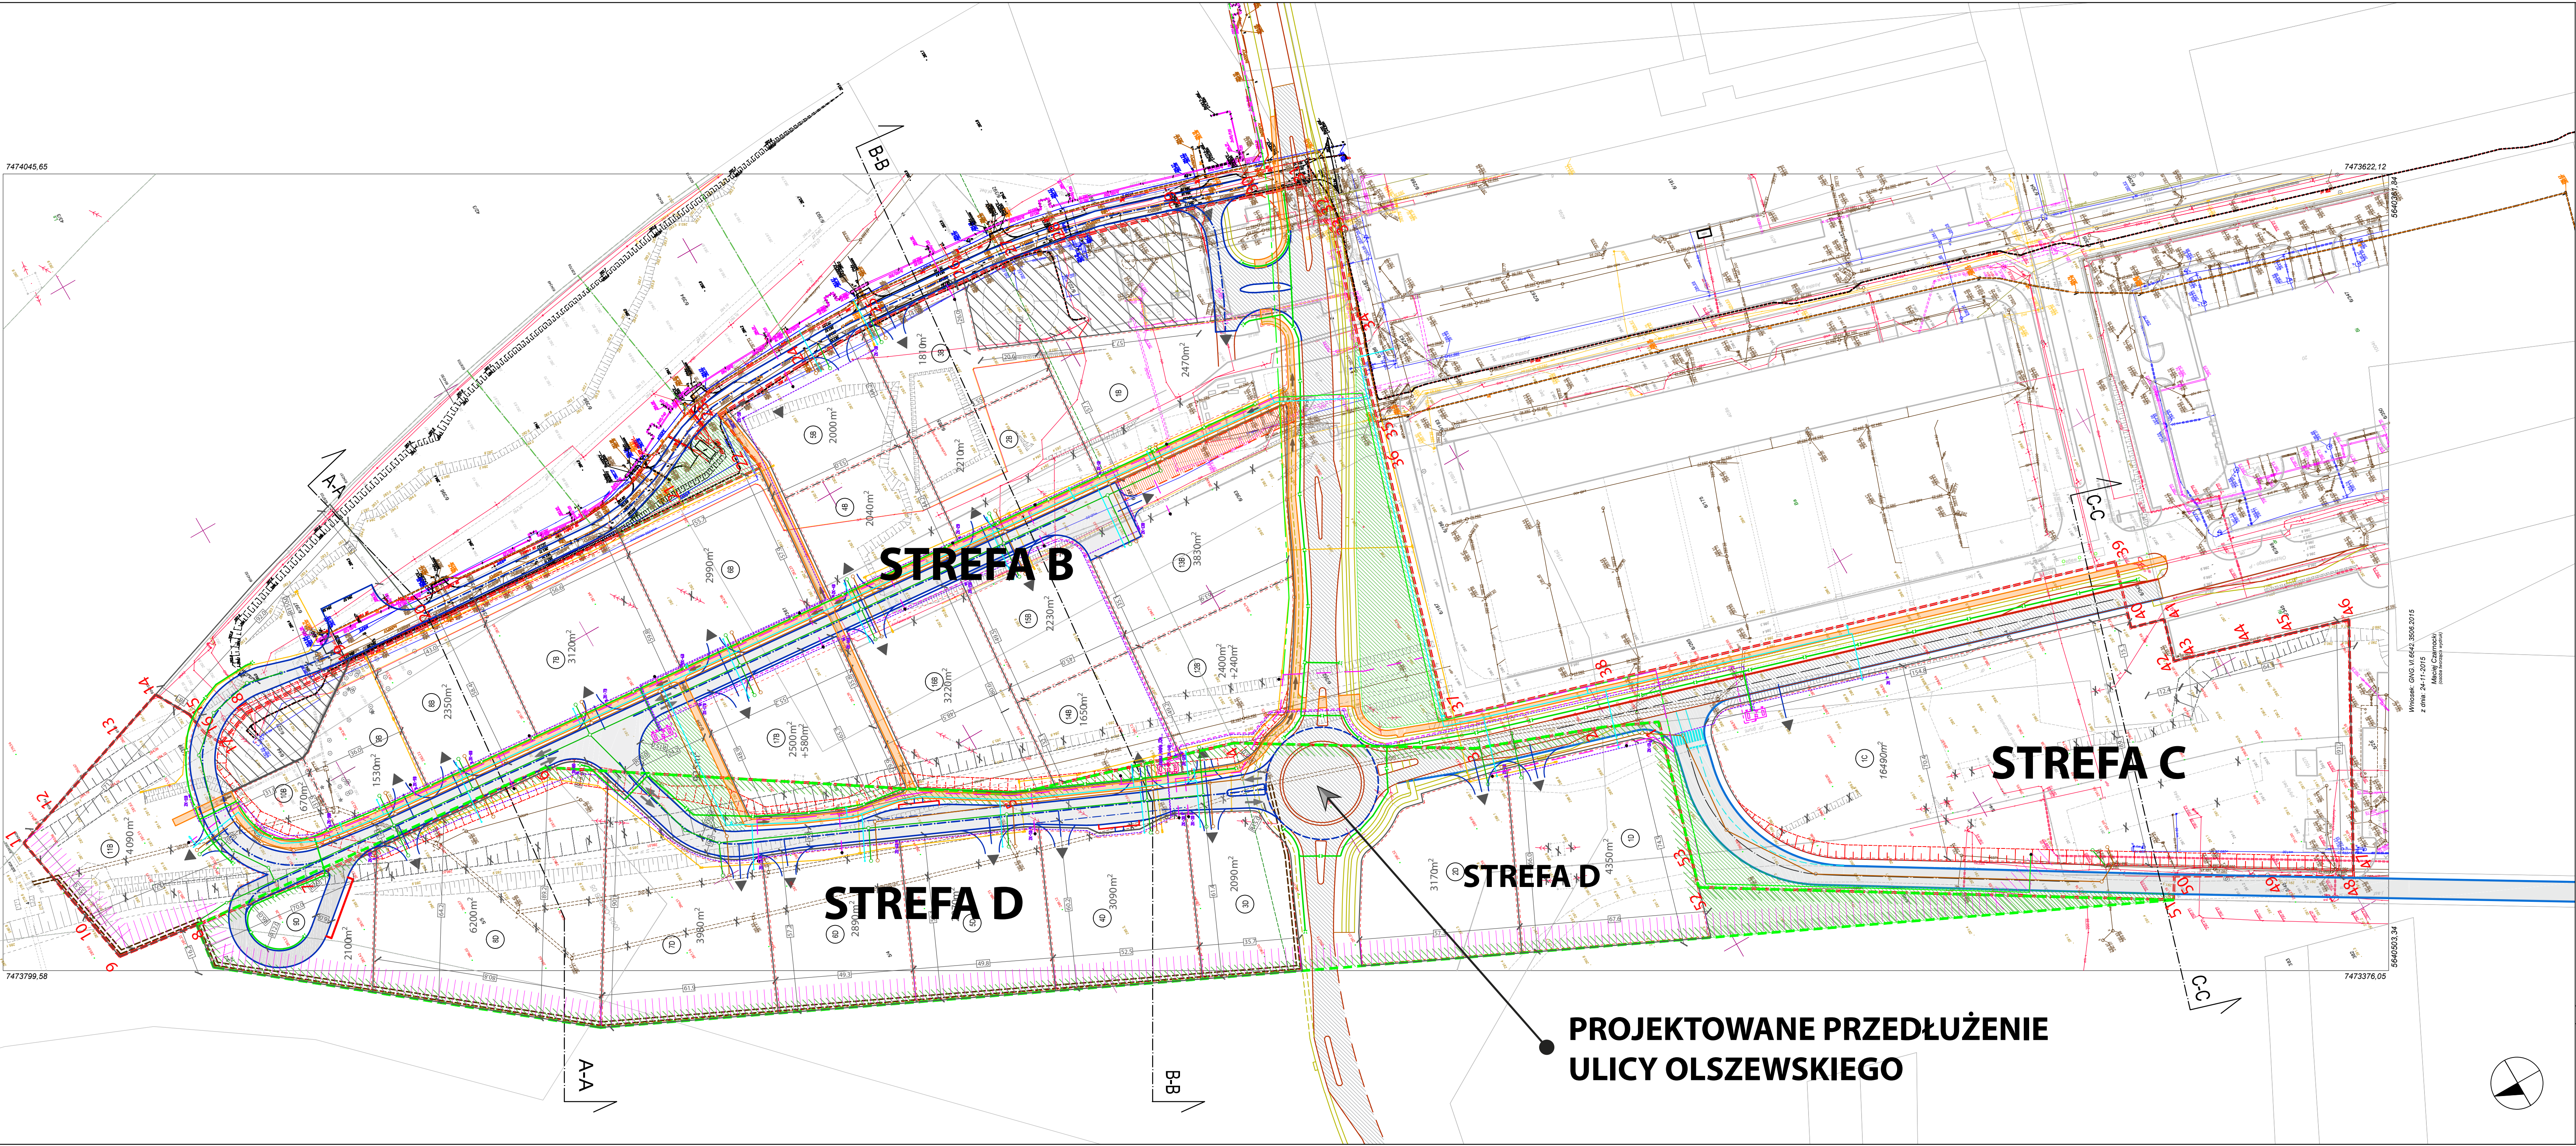

PROJEKTOWANE PRZEDŁUŻENIE  
ULICY OLSZEWSKIEGO

LEGENDA

- KONCEPCJA ZAGOSPODAROWANIA - DZIAŁKI
- DODATKOWE PODZIAŁY DZIAŁEK / OSIE
- PROJEKTOWANE DROGI, PĘTLE AUTOBUSOWE I PROMIENIE SKRĘTÓW
- 1580m<sup>2</sup> POWIERZCHNIE PROPONOWANYCH DZIAŁEK
- WYMIARY PROPONOWANYCH DZIAŁEK
- NUMERY PROPONOWANYCH DZIAŁEK
- KIERUNKI WJAZDÓW NA DZIAŁKI
- ZAKRES OPRACOWANIA - ETAP 1 INWESTYCJI
- TERENY WYŁĄCZONE Z INWESTYCJI
- OBZAR DO PRZEKAZANIA PRZEZ ELEKTROCIĘPLOWNIĘ - ETAP 2 INWESTYCJI
- TEREN REKREACYJNY/ZIELONY (SKWER)
- PROJEKTOWANA DROGA
- PROJEKTOWANA DROGA PRZEZ MZD KIELCE
- TYMCZASOWY DOJAZD/PRZEJAZD
- PROJEKTOWANA ŚC. ROWEROWA + PIESI
- TEREN PRZYSTANKÓW AUTOBUSOWYCH
- OZN. PRZEKROJÓW TERENU
- ELEMENTY DO ROZBIÓRKI/RELOKACJI
- NOWY PRZEBIEG KANALIZACJI DESZCZOWEJ
- PROJEKTOWANA KANALIZACJA SANITARNA
- PROJEKTOWANA KANALIZACJA DESZCZOWA
- PROJEKTOWANA SIĘĆ WODOCIĄGOWA
- PROJEKTOWANA SIĘĆ CIEPŁOWNICZA
- PROJEKTOWANA LINIA KABLOWA SN
- WRAZ Z KABŁEM ŚWIATŁOWODOWYM W STER. ETAP I, II
- PROJEKTOWANA LINIA KABLOWA OŚWIETLENIA TERENU - ETAP I, II
- PROJEKTOWANE ZŁĄCZE KABLOWE ZK
- PROJEKTOWANA STACJA TRANSFORMATOROWA KONTENEROWA 2X1000kVA
- PROJEKTOWANA LATARNIA OŚWIETLENIOWA
- PAS TERENU ZAREZERWOWANY POD NOWĄ TRASĘ PRZEBUDOWYWANYCH LINII WYSOKIEGO NAPIĘCIA

UWAGI

Niniejsze opracowanie jest obiektem wstępnej koncepcji i nie może stanowić podstawy opracowania projektu budowlanego, a jedynie wytyczne do opracowania koncepcji zagospodarowania terenu inwestycyjnego.